


南薩地区新クリーンセンター 施設計画平面図  
A1 S=1:1000, A3 S=1:2000

南薩地区新クリーンセンター建設工事 5工区 (さく井)

水源さく井工事 L=65m (仕上がりφ150mm)

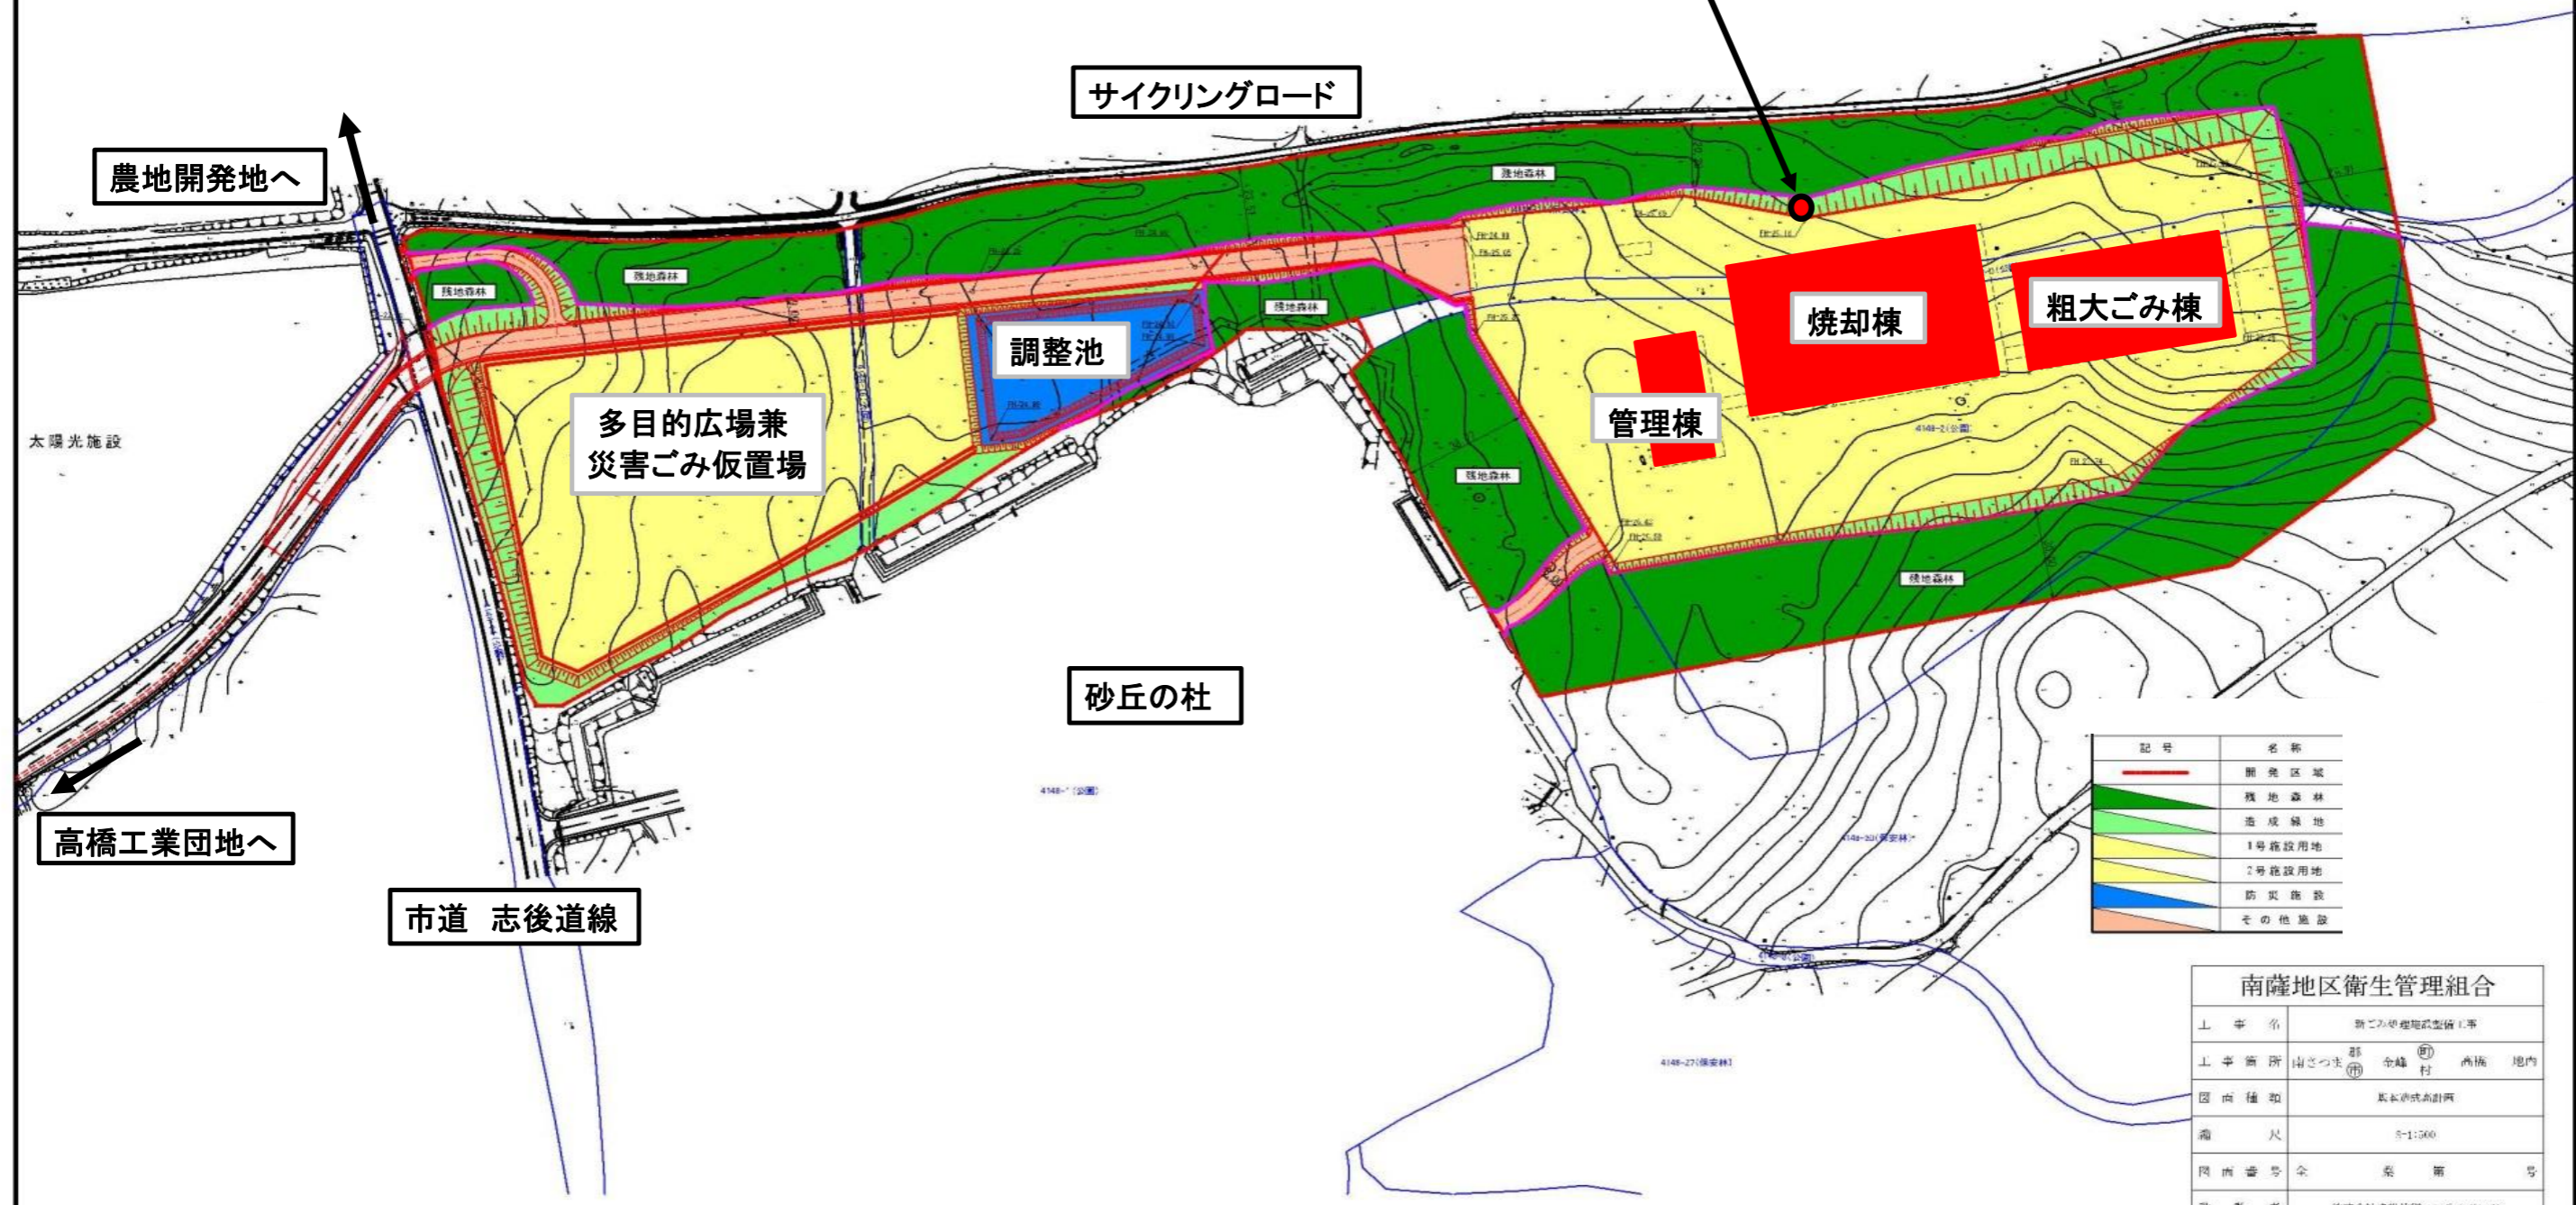

| 記号            | 名称     |
|---------------|--------|
| (Red line)    | 開発区域   |
| (Green)       | 残地森林   |
| (Light Green) | 造成緑地   |
| (Yellow)      | 1号施設用地 |
| (Light Blue)  | 2号施設用地 |
| (Blue)        | 防災施設   |
| (Orange)      | その他施設  |

| 南薩地区衛生管理組合 |                  |
|------------|------------------|
| 工事名        | 新ごみ処理施設整備工事      |
| 工事箇所       | 南さつま市 全峰 ① 西橋 地内 |
| 図面種類       | 基本設計書附図          |
| 縮尺         | 5:1:500          |
| 図面番号       | 全 案 第 号          |
| 設計者        | 株式会社建設技術コンサルタンツ  |